


Possibile allaccio linea elettrica - scala 1:500

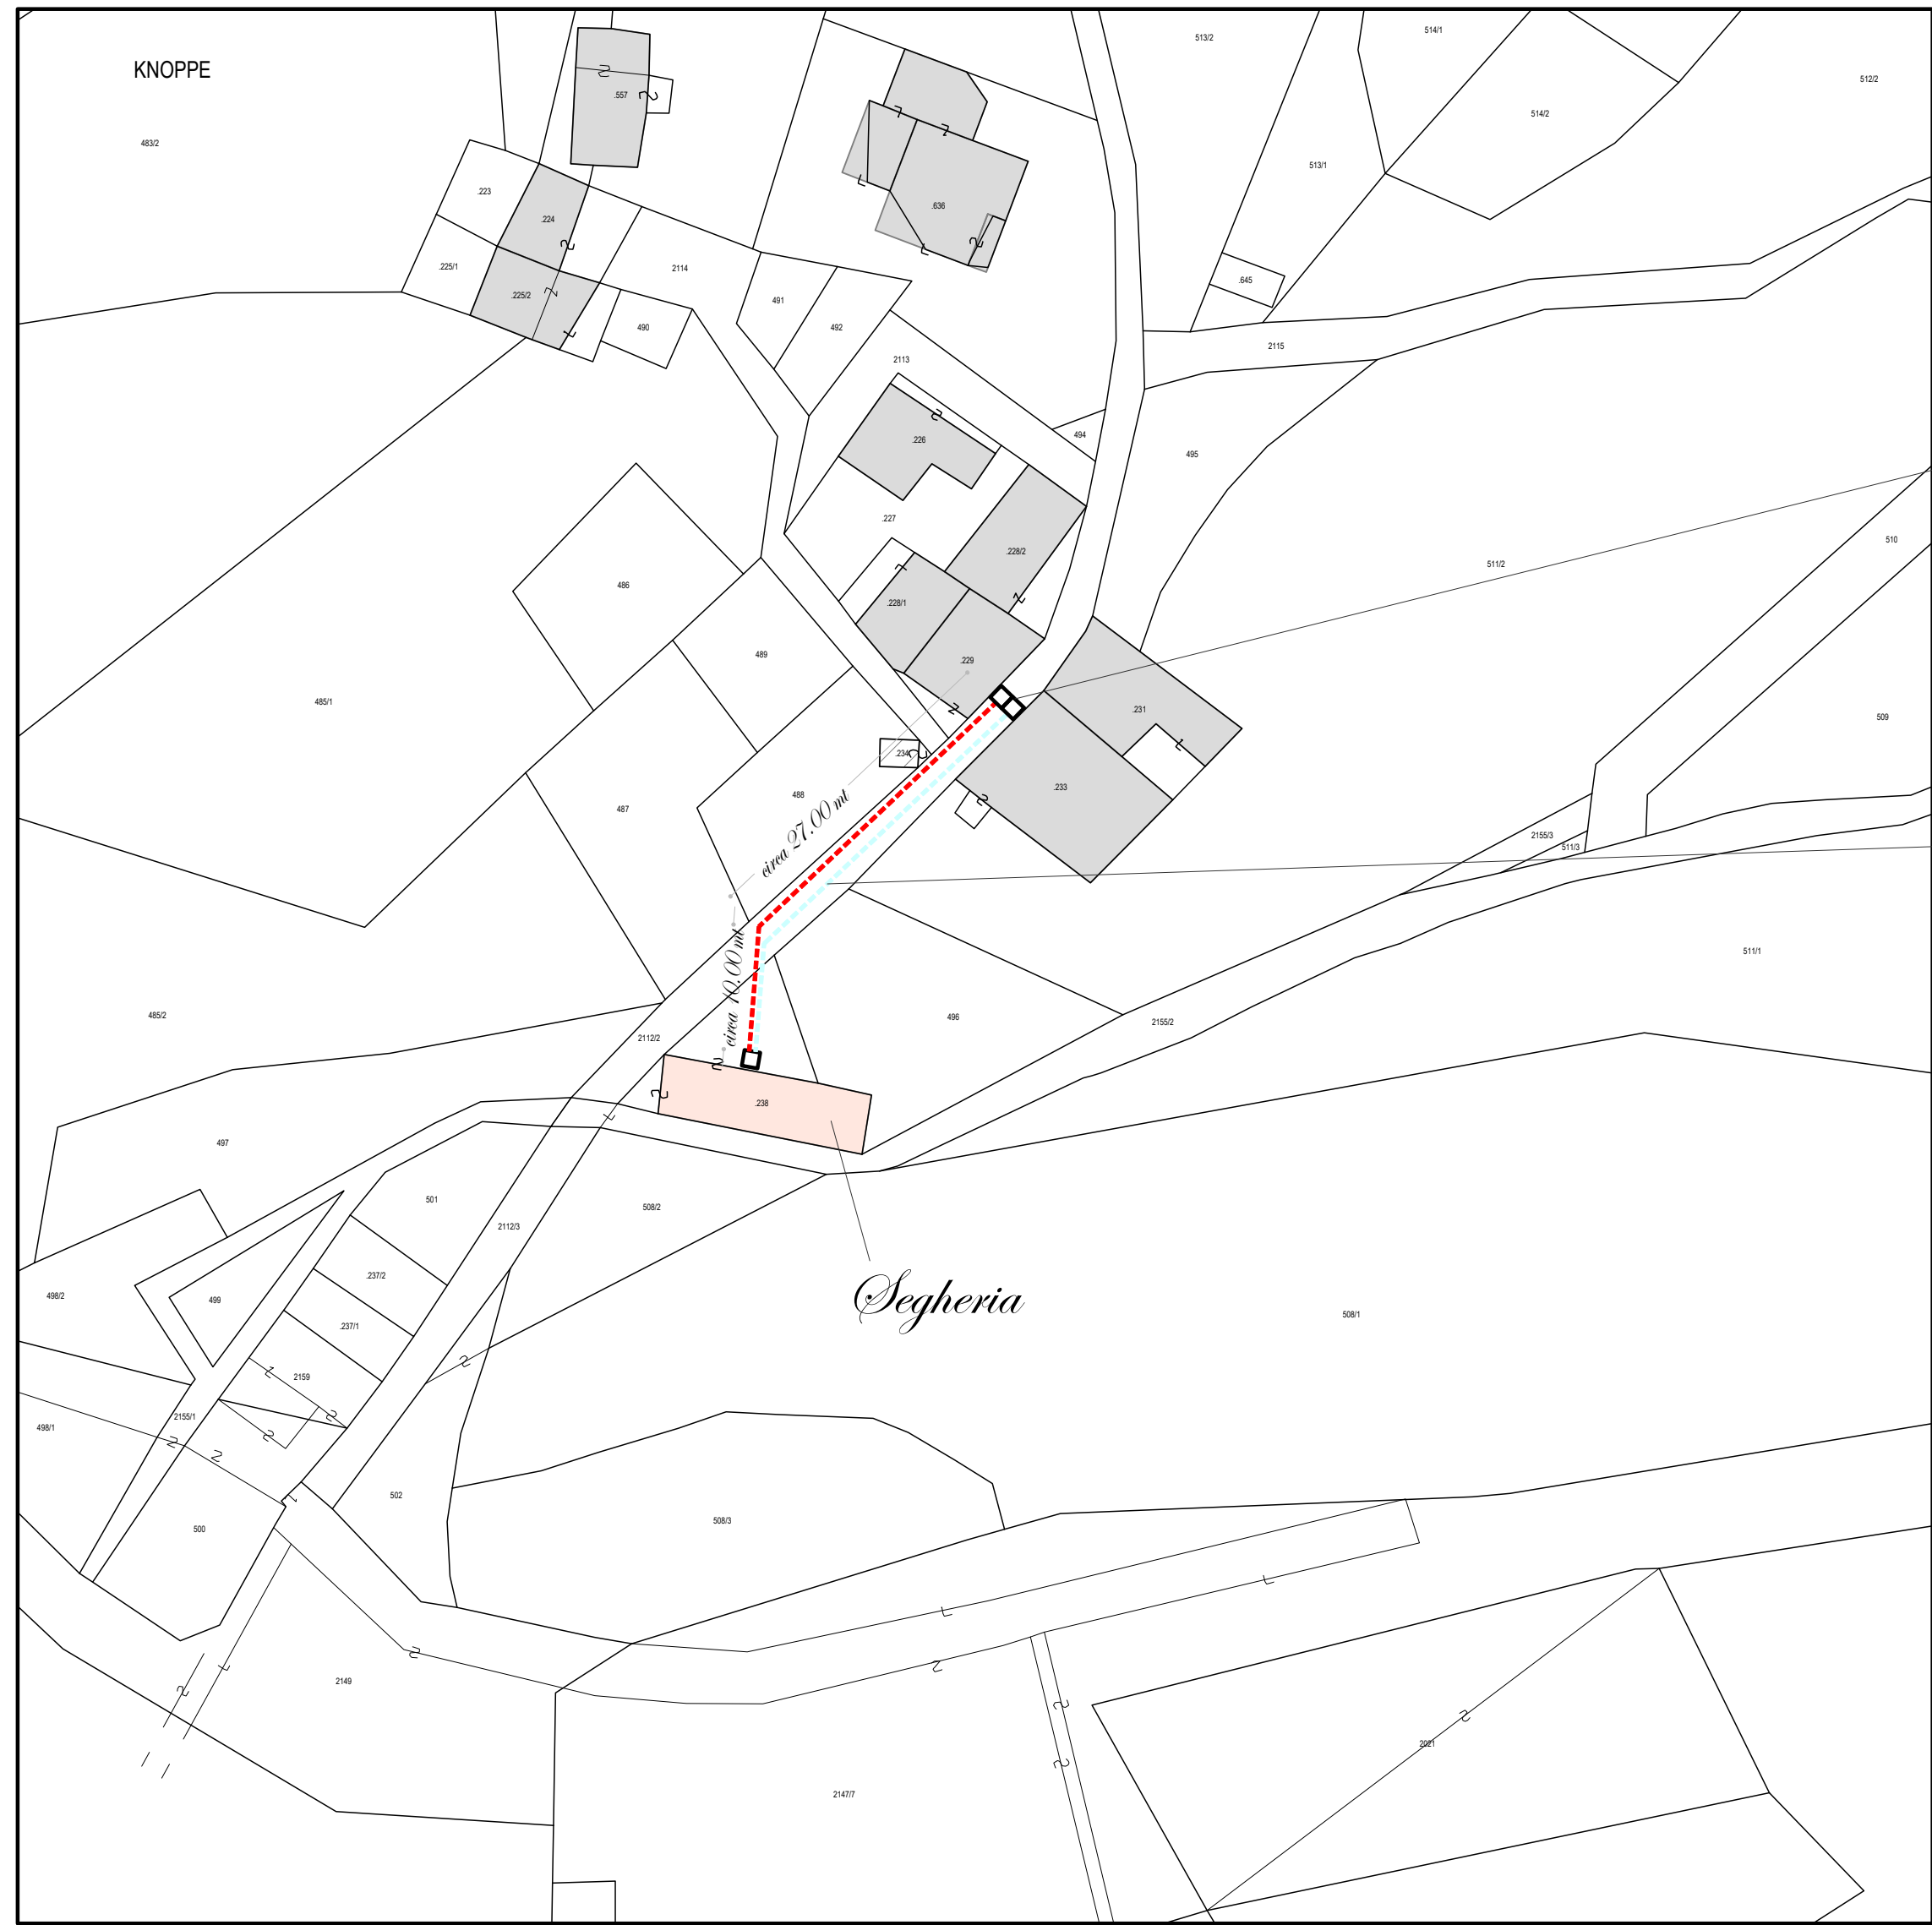


Punto di arrivo linea elettrica e fibra ottica


Lavoro a sezione obbligata 0.50x0.50 per la posa dei nuovi cavidotti relativi alla linea elettrica e fibra ottica necessari all'alimentazione della segheria oggetto di ricostruzione

Allacciamento della derivazione della linea elettrica e fibra ottica, verso la segheria, con posa di due cavidotti corrugati pesanti da 110 mm sino all'edificio ove sarà collocato un ulteriore pozzetto di ispezione da 50 x 50 x 50. Le linee di nuova realizzazione saranno, quindi, allacciate al quadro elettrico principale della segheria per l'alimentazione del nuovo impianto.


Legenda Pianta e Sezione

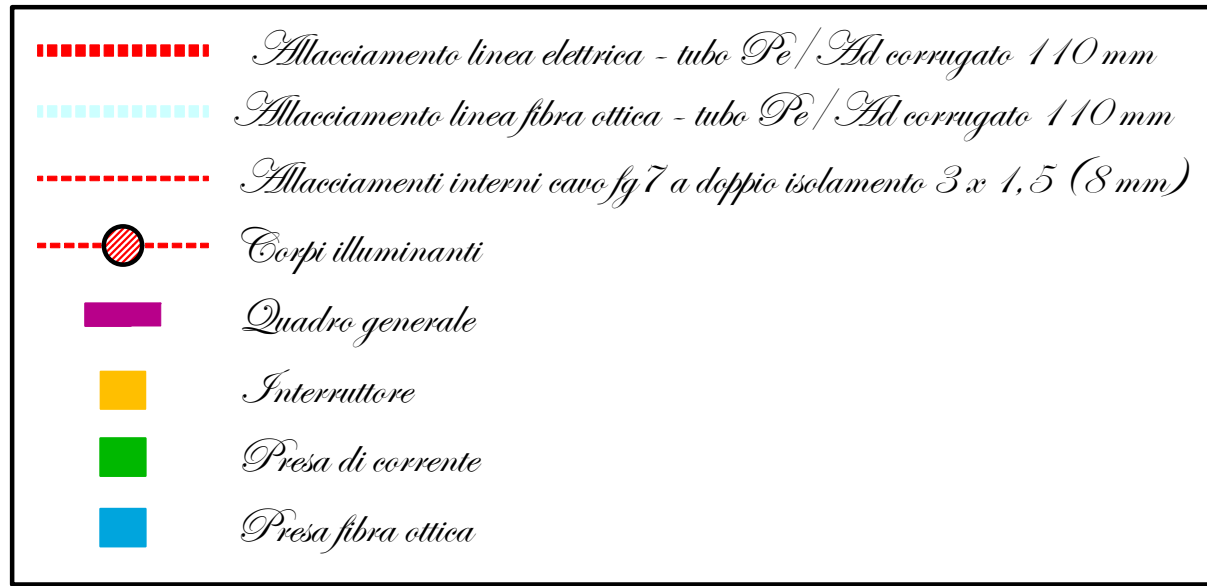


Planimetria Piano Terra - scala 1:100

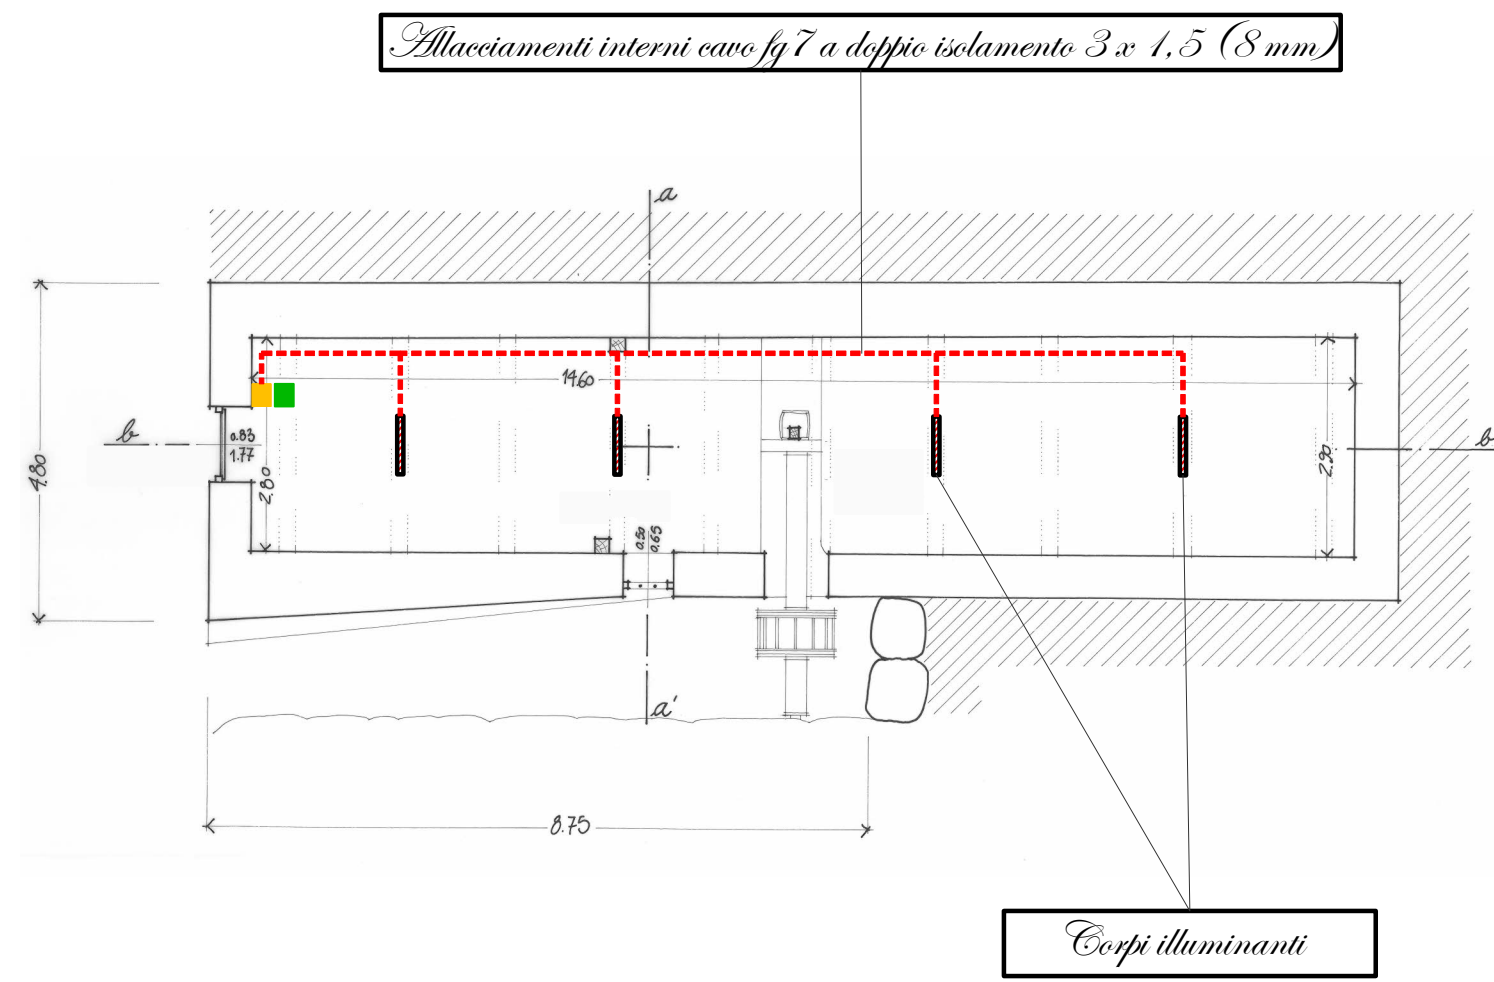

Planimetria Piano Primo - scala 1:100

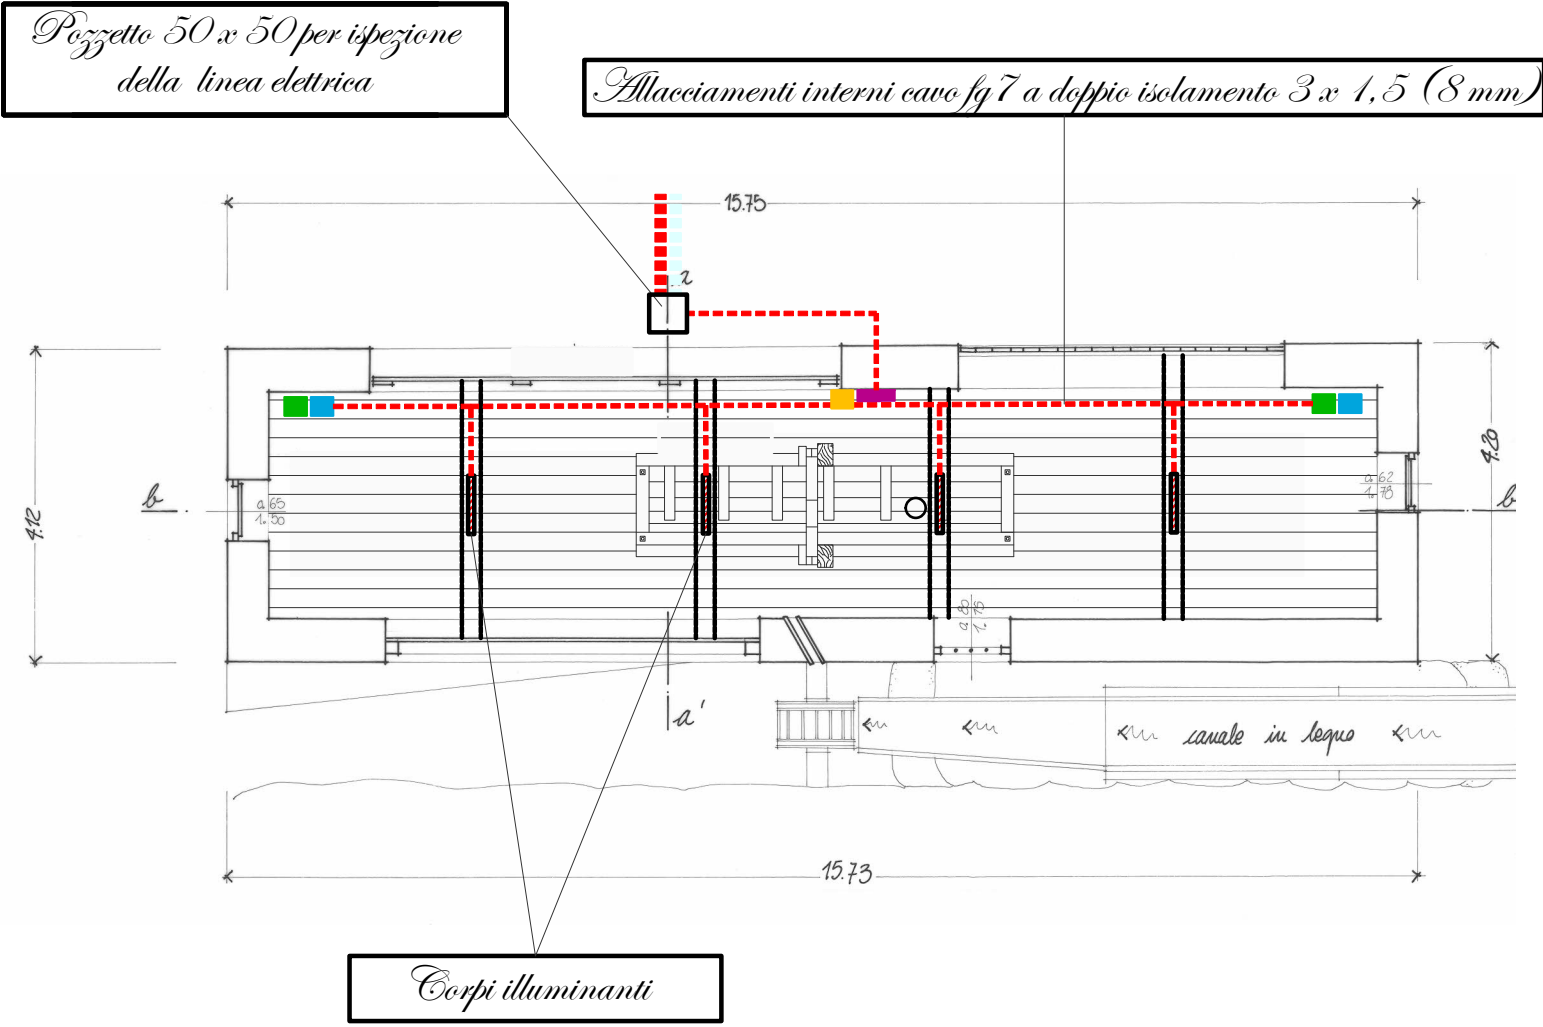

Sezione - scala 1:100

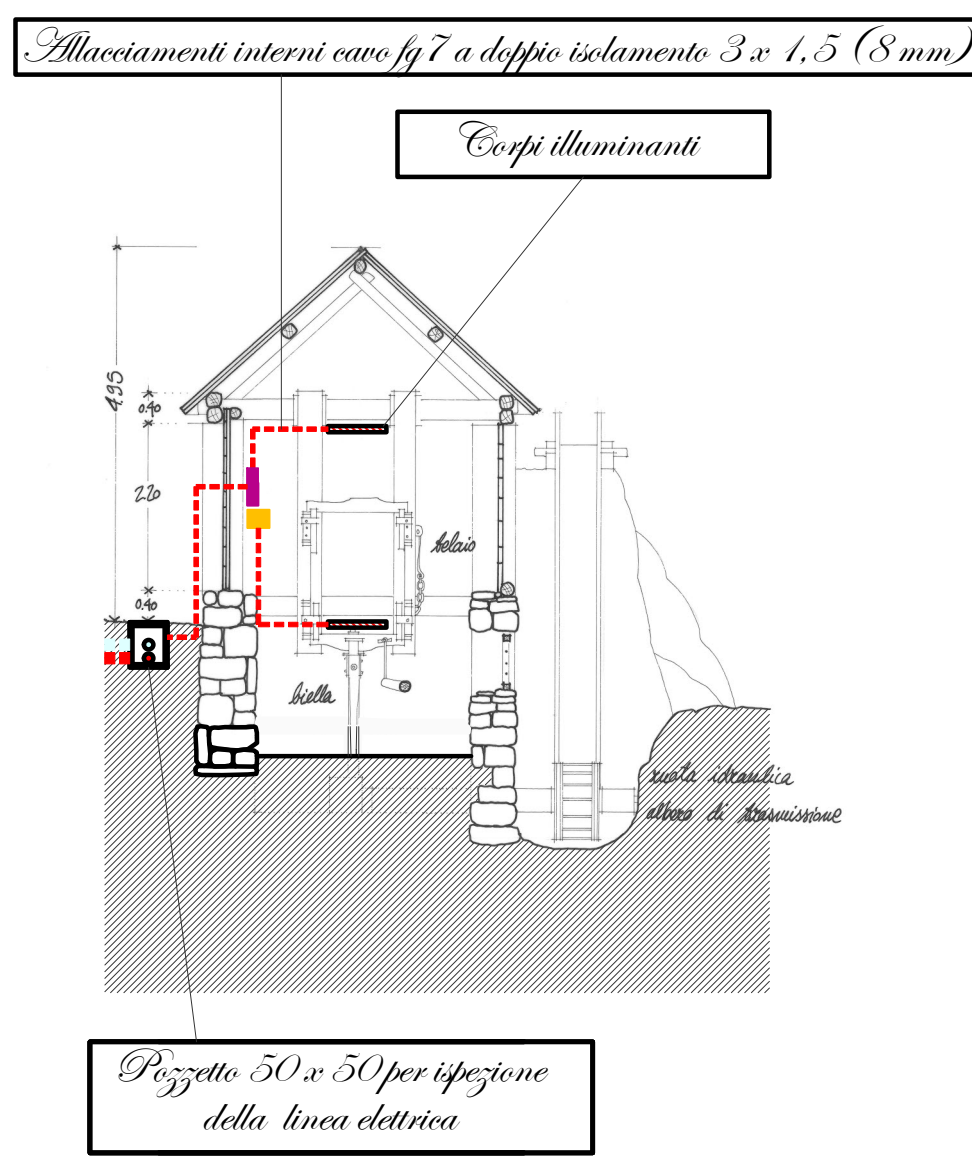

I presenti elaborati potranno essere soggetti a revisione in fase esecutiva delle opere da parte della D.L.



LAVORI DI RESTAURO DELL'ANTICA SEGHERIA DI PALÙ DEL FERSINA - P. Ed. 238 C. C. Palù del Fersina (CUP D62122000010007)

Soggetto attuatore: Comune di Palù del Fersina

PROGETTO ESECUTIVO: **F - TAVOLA 6**
IPOTESI IMPIANTO ELETTRICO- SCALA 100/500



L'OPERA È FINANZIATA CON CONTRIBUTO A VALERE SUL PIANO NAZIONALE DI RIPRESA E RESILIENZA (PNRR) MISSIONE 1, COMPONENTE 3, INVESTIMENTO 2.1 PER L'ATTRATTIVITÀ DEI BORGHI

M1C3 Turismo e Cultura – Linea di azione A – Progetti pilota per la rigenerazione culturale, sociale ed economica dei Borghi a rischio di abbandono ed abbandonati.

Palù del Fersina, 10 Agosto 2023

Il tecnico:

